
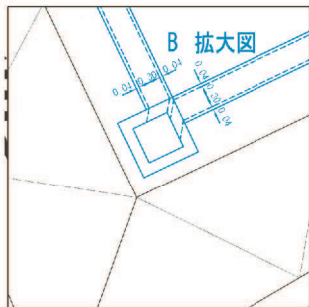
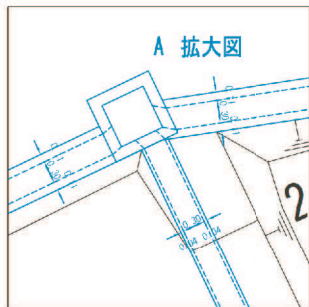


排水施設計画平面図 S=1 : 500

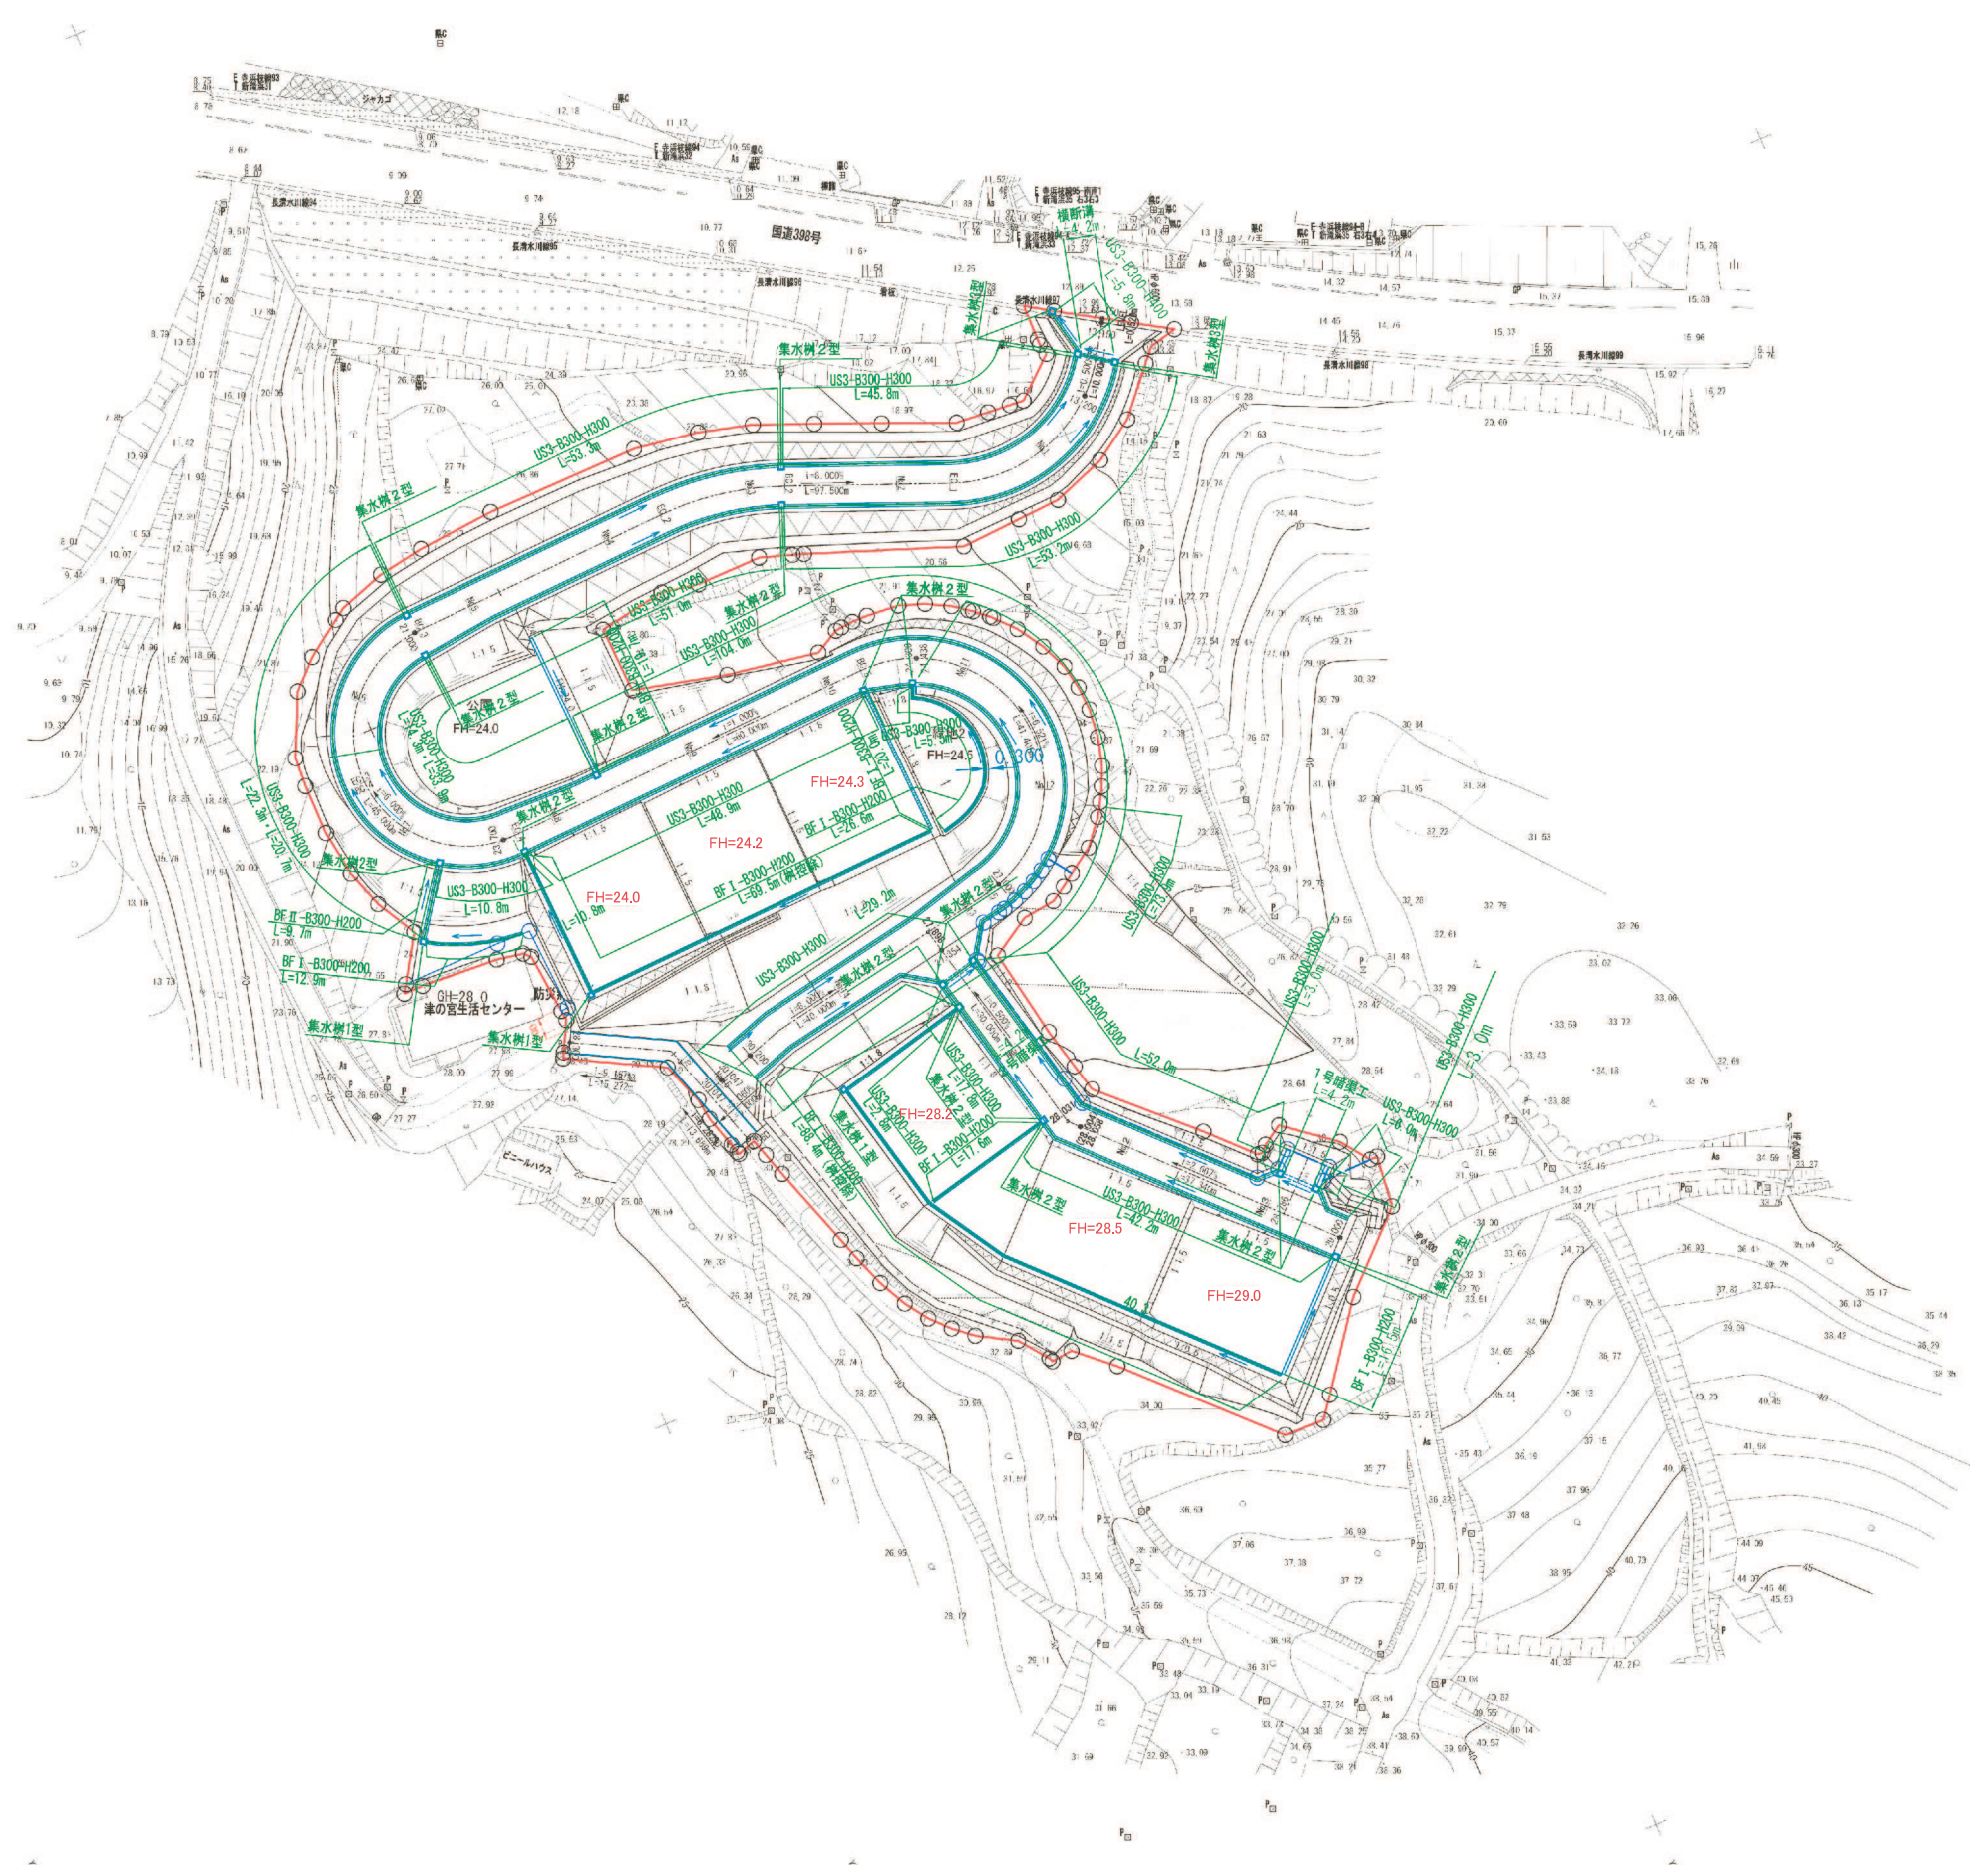

凡 例


記 号	名 称	備 考
	区域界	
	BF I ベンチフレーム	
	BF II 縦排水溝	
	US3 道路側溝	
	暗渠工	1号～2号
	横断溝	
	集水樹	1号～3号

第1回変更

141203

工 事 番 号	防災集団移転促進事業調査測量設計業務委託		
路 線 名			
施 工 箇 所	原地内		
工 事 名	平成	年度	工事
図 面 名	排水施設計画平面図		
縮 尺	S=1:500	位置	
設 計 者		設計年度	
宮城県南三陸町		図番	9

給水施設計画平面図 S=1 : 500

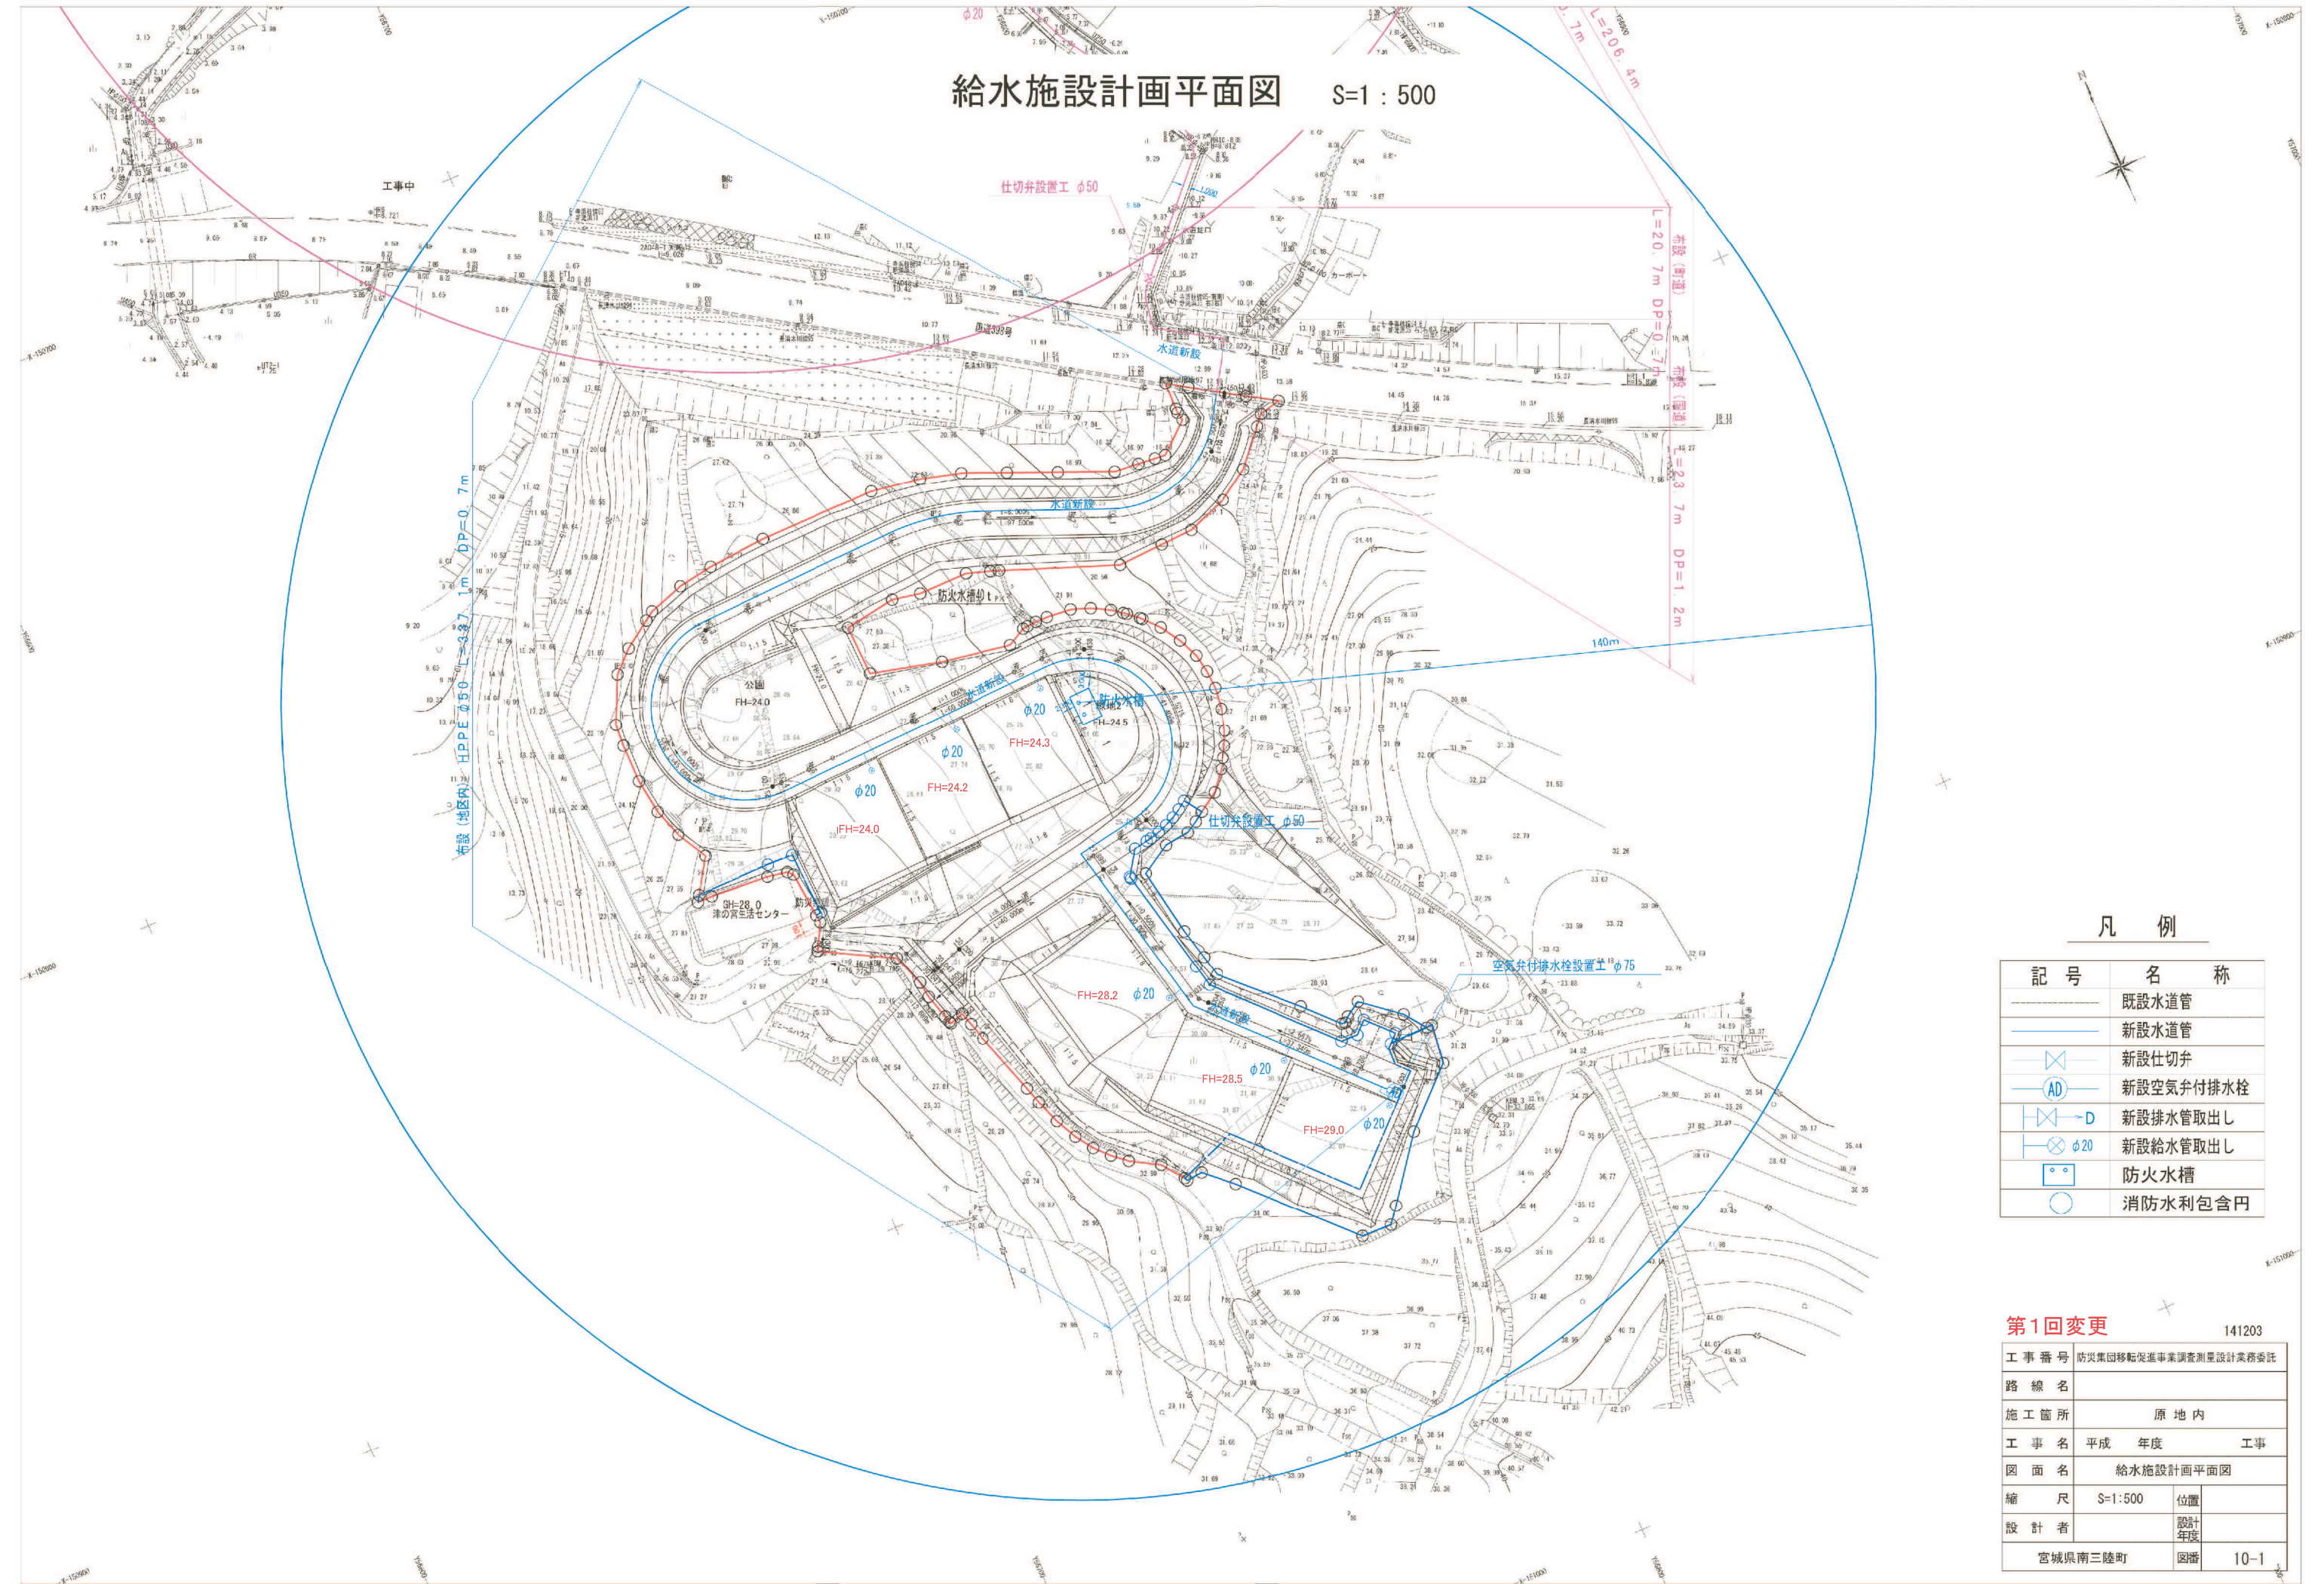

凡 例

記 号	名 称
—	既設水道管
—	新設水道管
⊗	新設仕切弁
AD	新設空気弁付排水栓
⊗→D	新設排水管取出し
⊗φ20	新設給水管取出し
□	防火水槽
○	消防水利包含円

第1回変更 141203

工事番号	防災集団移転促進事業調査測量設計業務委託		
路線名			
施工箇所	原地内		
工事名	平成	年度	工事
図面名	給水施設計画平面図		
縮尺	S=1:500	位置	
設計者		設計年度	
宮城県南三陸町		図番	10-1

